


RZUT PIWNIC  
skala 1:100

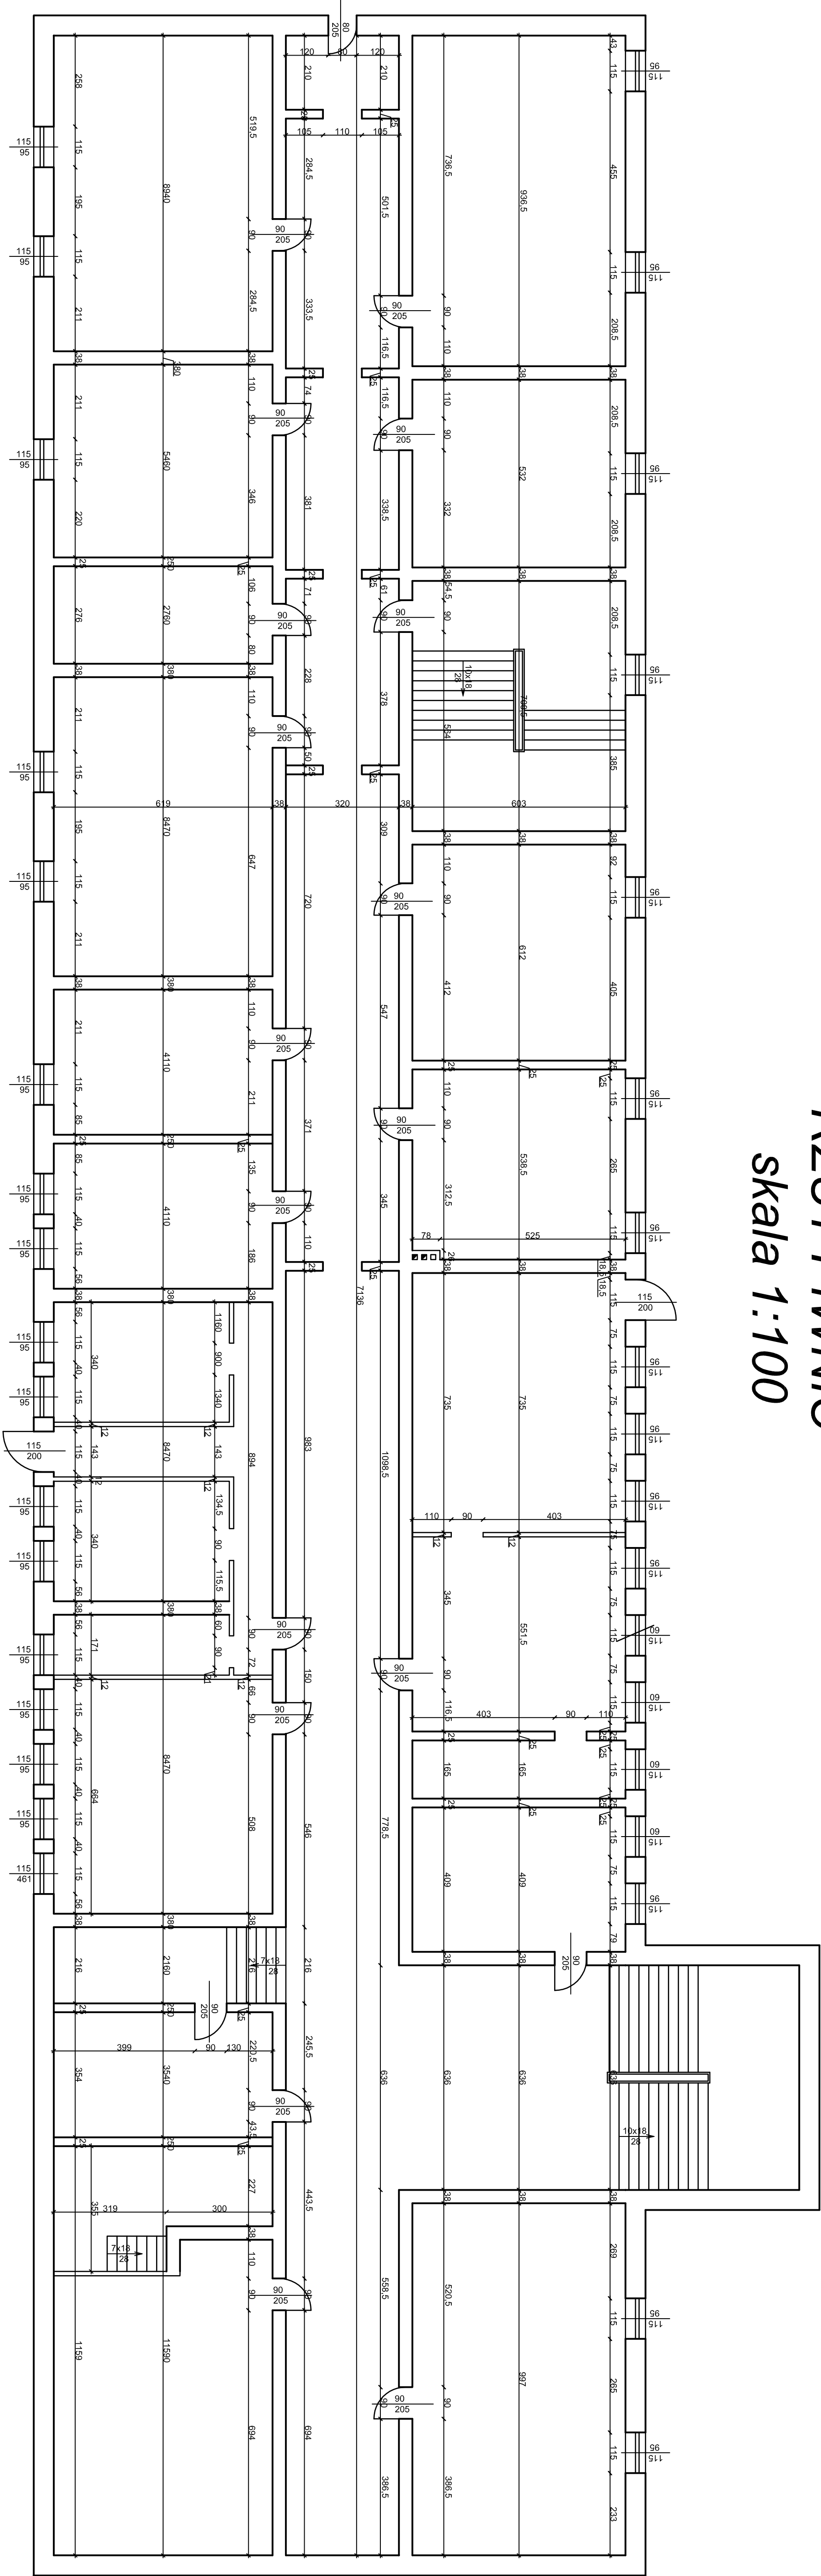

"PROKO-CART"			
inż. Józef Słowka			
49-305 Brzez II, księża Makarskiego 33/15 tel. 513-09-05-24			
Investor	POWIAT BRZESKI, UL. ROBOTNICZA 30C, 49-300 BRZEG		
Temat	TERMOODPIENIZACJA ZESPOŁU SZKÓŁ ZAWODOWYCH W BRZEGU		
Lokalizacja	ul. SŁOWIAŃSKA 18, 49-300 BRZEG, DZ. NR 806		
Obiekt	Budynek mieszczący usługowy		
Projektant	Podpis:		Opracował:
inż. Józef Słowka	Sławomir Słowka		inż. Józef Słowka
m. upr. 101/800 Op	Data: grudzień 2007		Skala: 1:50
Nr rys.			2