



ROZDZIELNICA stojąca wg Moeller
PROFI+, BEZ DRZWI
drzwi wg aranżacji wewnątrz
RB02.1-I RB02.2-I

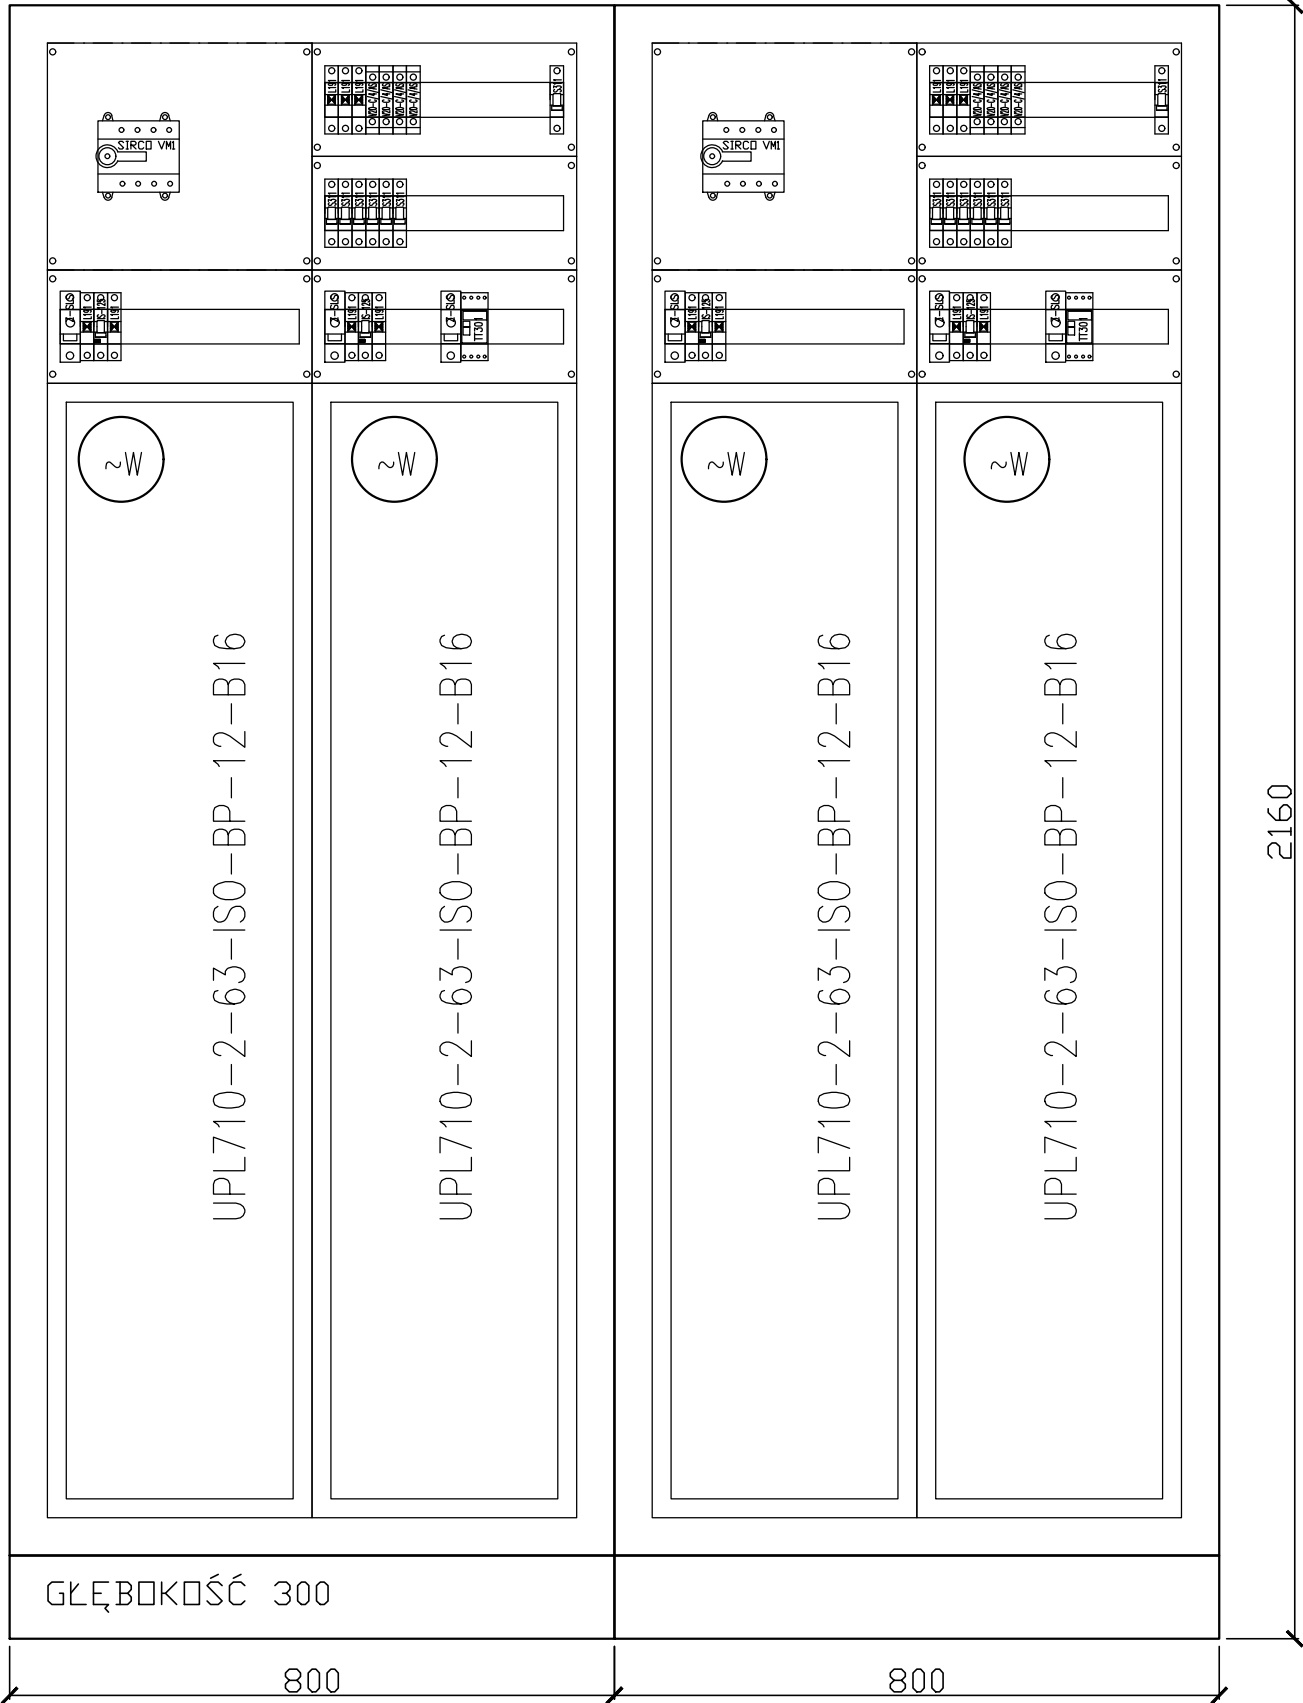

ROZDZIELNICA stojąca wg Moeller
PROFI+, BEZ DRZWI
drzwi wg aranżacji wewnątrz
RB02-III RB02-II RB02-K

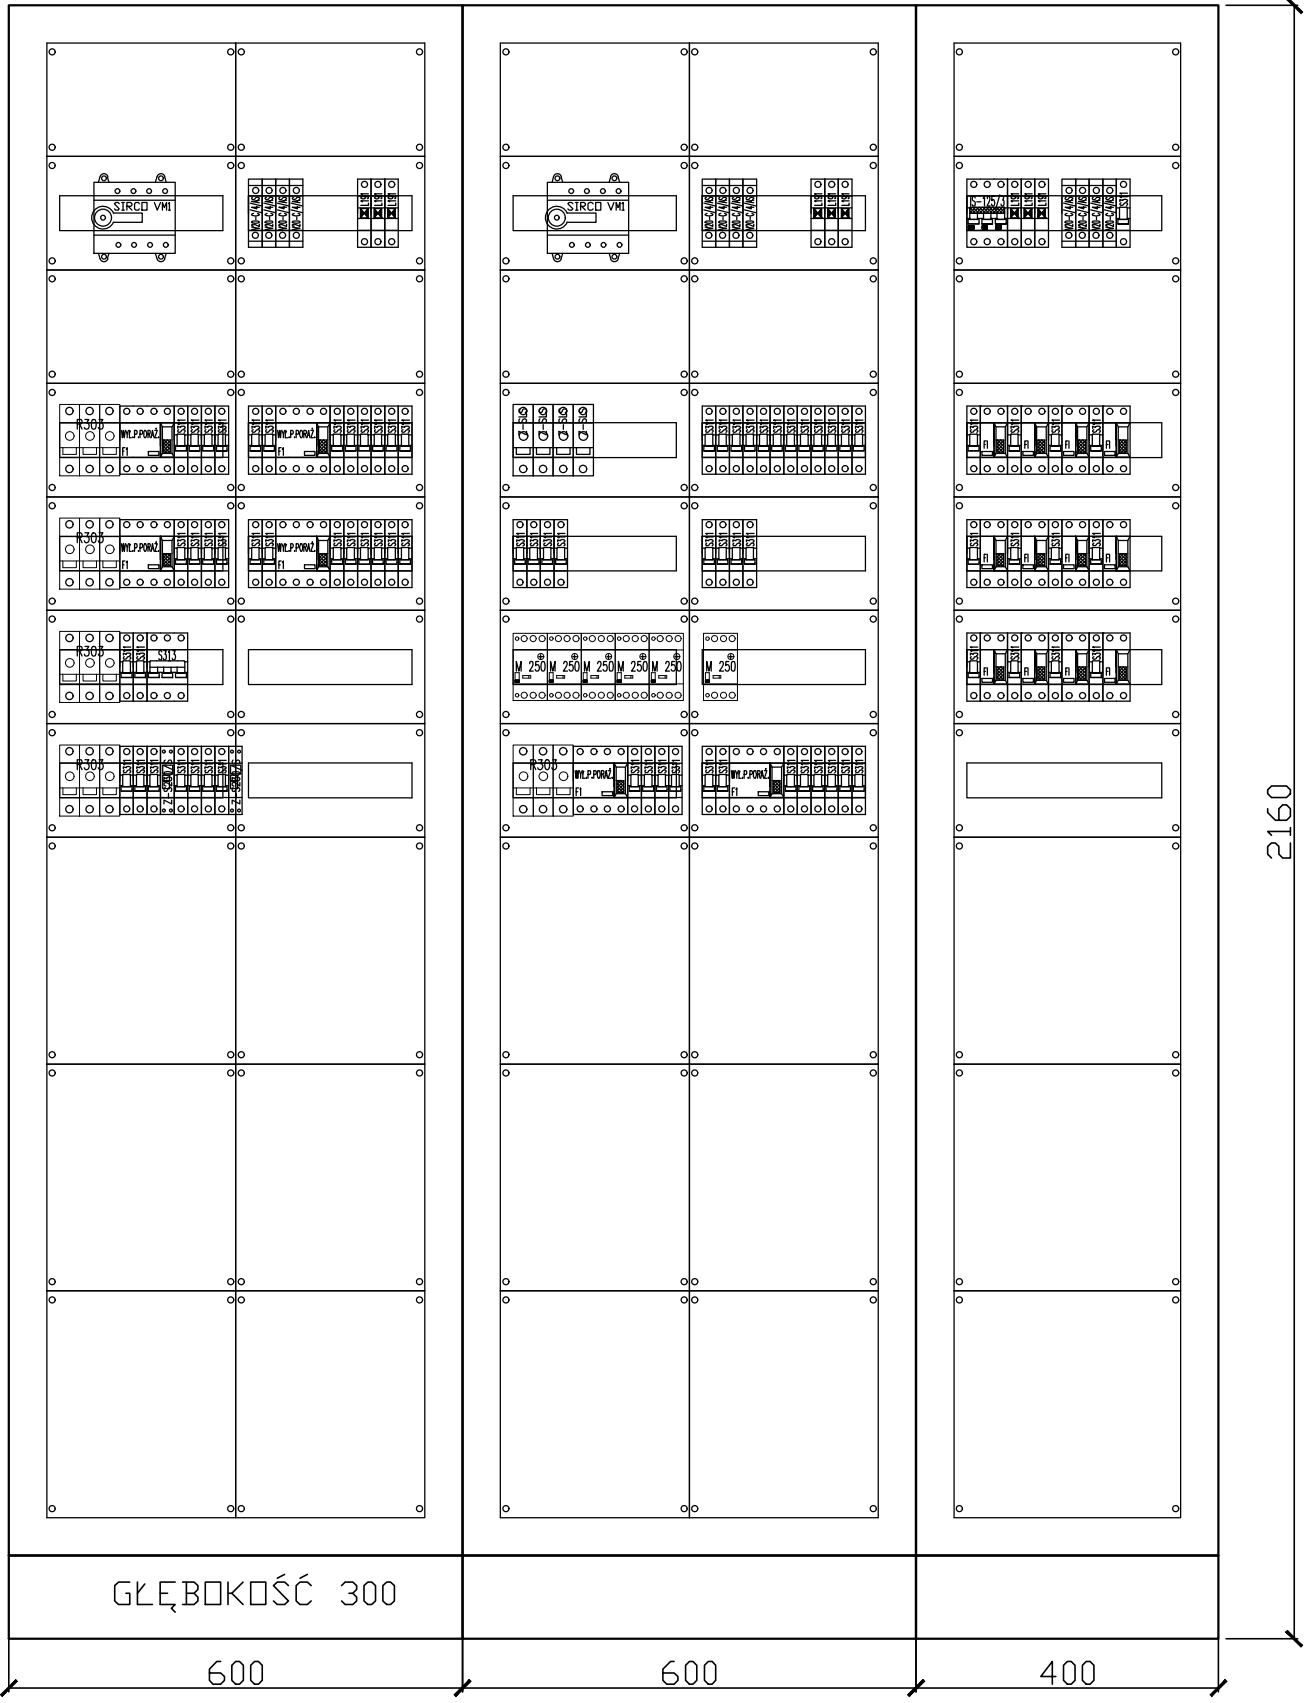

DOSTĘP DO ELEMENTÓW PRZEWODZĄCYCH
ZASŁONIĆ PŁYTĄ OSŁONOWĄ PRZYSTOSOWANĄ

Modernizacja Brzeskiego Centrum Medycznego w Brzegu. Budowa bloku operacyjnego wraz z centralną sterylizatornią w Brzeskim Centrum Medycznym.		
Zamawiający Starostwo Powiatowe w Brzegu z siedzibą w Brzegu przy ul. Robotniczej 20, 49-300 Brzeg		
Adres budowy Brzeskie Centrum Medyczne w Brzegu ul. Mossora 1, 49-300 Brzeg		Branża Instalacje elektryczne Rys. Nr. PW_E_26
Stadium Projekt wykonawczy		Data 28/08/2017
Rysunek KONSTRUKCJA ROZDZIELNICY RB02		Skala 1:10 Arkusz/m.kw. -
Projektant mgr inż. Maciej Śliwa	WKP/0188/POOE/11	
Sprawdzający mgr inż. Ryszard Konieczka	302/81/Pw	
SPÓŁKA PROJEKTOWANIA ARCHITEKTONICZNEGO SADOWSKI, SADOWSKA SPÓŁKA Z OGRANICZONĄ ODPOWIEDZIALNOŚCIĄ SPÓŁKA KOMANDYTOWA ul. Podlaska 13, 60-623 Poznań Telefon 04861/ 8484190 Fax. 04861/ 8484123 E-Mail: spa@spa-sadowski.pl Internet: http://www.spa-sadowski.pl		Strona
		

