


LEGENDA

- Bu

- bateria umywalkowa
- Wp

- wpust podłogowy
- symbol baterii CWU / ZWU
- instalacja wody użytkowej prowadzona w posadzce
- instalacja kanalizacji sanitarnej podposadzkowej
- grzejnik elektryczny
- oznaczenie pomieszczenia
- nr pom. temp. obliczeniowa
- obl. zapotrzebowanie na ciepło
- 0.04 +12 °C

Φwym: 1145 W

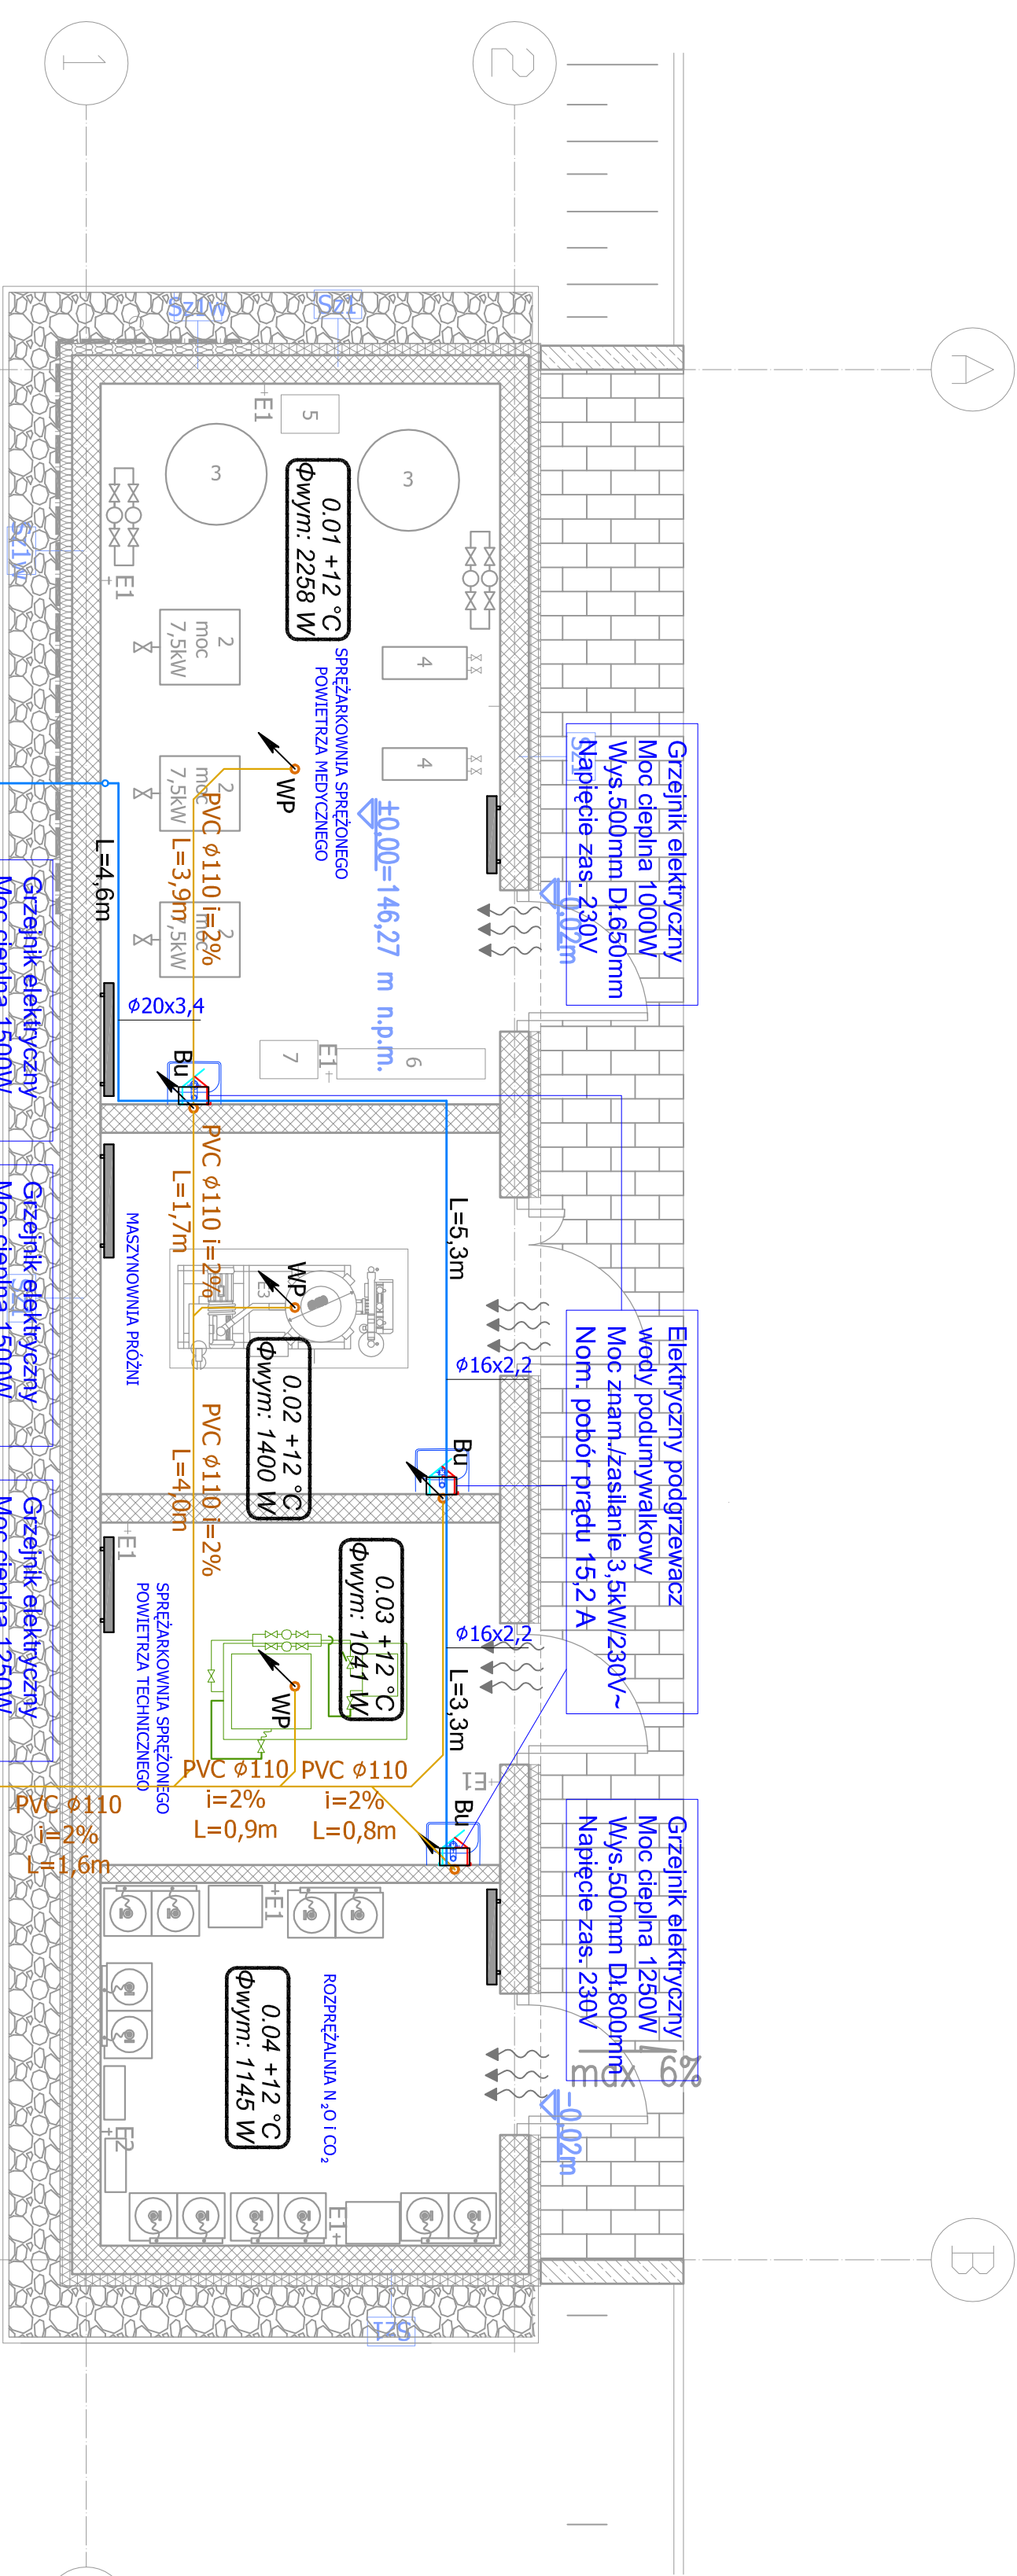

RZUT PRZYZIEMI

Zamawiający		Modernizacja Brzeskiego Centrum Medycznego w Brzegu. Budowa bloku operacyjnego wraz z centralną sterylizatornią w Brzeskim Centrum Medycznym.	
Starośtwo Powiatowe w Brzegu z siedzibą w Brzegu przy ul. Robotniczej 20, 49-300 Brzeg		Branża Sanitarna	
Adres budowy		Brzeskie Centrum Medyczne w Brzegu ul. Mossora 1, 49-300 Brzeg	
Stadium		Rys. Nr. PW_WK_04	
Projekt Wykonawczy		Data 28/08/2017	
Rysunek		Skala 1 : 50	
Rzut budynku technicznego-wod-kan i c.o.		Arkusz/m.kw.	
Główny projektant mgr inż. Zenon Makowski		260/85/Pw	
Opracował			
mgr inż. Monika Smykła			
inż. Paulina Skibińska			
inż. Kasper Makowski			
Sprawdzający mgr inż. Jakub Makowski		WK/P/0148/POOS/10	
SPÓŁKA PROJEKTOWANIA ARCHYTEKTONICZNEGO SĄDOWSKA SĄDOWSKA SPÓŁKA Z OGRANICZONĄ ODPOWIEDZIALNOŚCIĄ SPÓŁKA KOMANDYTOWA ul. Podlaska 13, 60-623 Poznań Telefon 04861/ 8484190 Fax. 04861/ 8484123 E-Mail: spa@spa-sadowski.pl Internet: http://www.spa-sadowski.pl		Strona	

